

顺泉村委会瓦油坪村民小组老井修缮项目

施工图册



正宇设计有限公司
ZHENGYU DESIGN

工程设计资质证书：A252031683

建筑行业乙级 市政行业乙级 农林行业（农业综合开发生态工程）专业乙级

电力行业(风力发电、送电工程、新能源发电、变电工程)专业


化工石油医药行业（石油及化工产品储运、化工矿山、炼油工程、化工工程）专业乙级

图纸目录									
序号	图纸名称	图号	规格	备注	序号	图纸名称	图号	规格	备注
1	图纸目录	J-00	A3		1			A3	
2	主要工程数量表	J-01	A3		2			A3	
3	总平图	J-02	A3		3			A3	
4	新建排水沟大样图	J-03	A3		4			A3	
5			A3		5			A3	
6			A3		6			A3	
7			A3		7			A3	
8			A3		8			A3	
9			A3		9			A3	
10			A3		10			A3	
11			A3		11			A3	
12			A3		12			A3	
13			A3		13			A3	
14			A3		14			A3	
15			A3		15			A3	
16			A3		16			A3	
17			A3		17			A3	
18			A3		18			A3	
19			A3		19			A3	
20			A3		20			A3	
21			A3		21			A3	
22			A3		22			A3	
23			A3		23			A3	
24			A3		24			A3	
25			A3		25			A3	
26			A3		26			A3	
27			A3		27			A3	
28			A3		28			A3	
29			A3		29			A3	
30			A3		30				


正宇设计有限公司 ZHENG YU DESIGN 工程设计资质证书：A252031683 建筑行业乙级 市政行业乙级 农林行业（农业综合开发生态工程）专业乙级 电力行业（风力发电、送电工程、新能源发电、变电工程）专业 化工石化医药行业（石油及化工产品储运、化工矿山、储运工程、化工工程）专业乙级 说明：版权所有，不得复制、套用。/ 本图纸需手续齐全方可用于施工					建设单位	建设单位	设计文号	2026ZY-LZ-006
					工程名称	顺泉村委会瓦油坪村民小组老井修缮项目	设计阶段	施工图
					图 纸 名 称	总平面图	图 号	J-00
							比 例	见 图
							出图日期	2026.06

主要工程数量表						
序号	名称	规格	单位	数量	备注	详见图号大样
1	新建排水沟	400mm*400mm	m	131		J-03-1
2	地面硬底化		m²	3		J-03-2
3						


正宇设计有限公司 ZHENGYU DESIGN 工程设计资质证书：A252031683 建筑行业乙级 市政行业乙级 农林行业（农业综合开发生态工程）专业乙级 电力行业（风力发电、送电工程、新能源发电、变电工程）专业 化工石化医药行业（石油及化工产品储运、化工矿山、储运工程、化工工程）专业乙级					建设单位	建设单位	设计文号	2026ZY-LZ-006
					工程名称	顺泉村委会瓦油坪村民小组老井修缮项目	设计阶段	施工图
设 计	李 源	李 源	项目负责人	曹林杰	图 纸 名 称	图 号	J-01	
核 对	张松林	张松林	审 核	谢 雄		比 例	见 图	
专业负责人	谢 雄	曹林杰	审 定	曹林杰		出图日期	2026.06	
说明：版权所有，不得复制、套用。/ 本图纸需手续齐全方可用于施工								

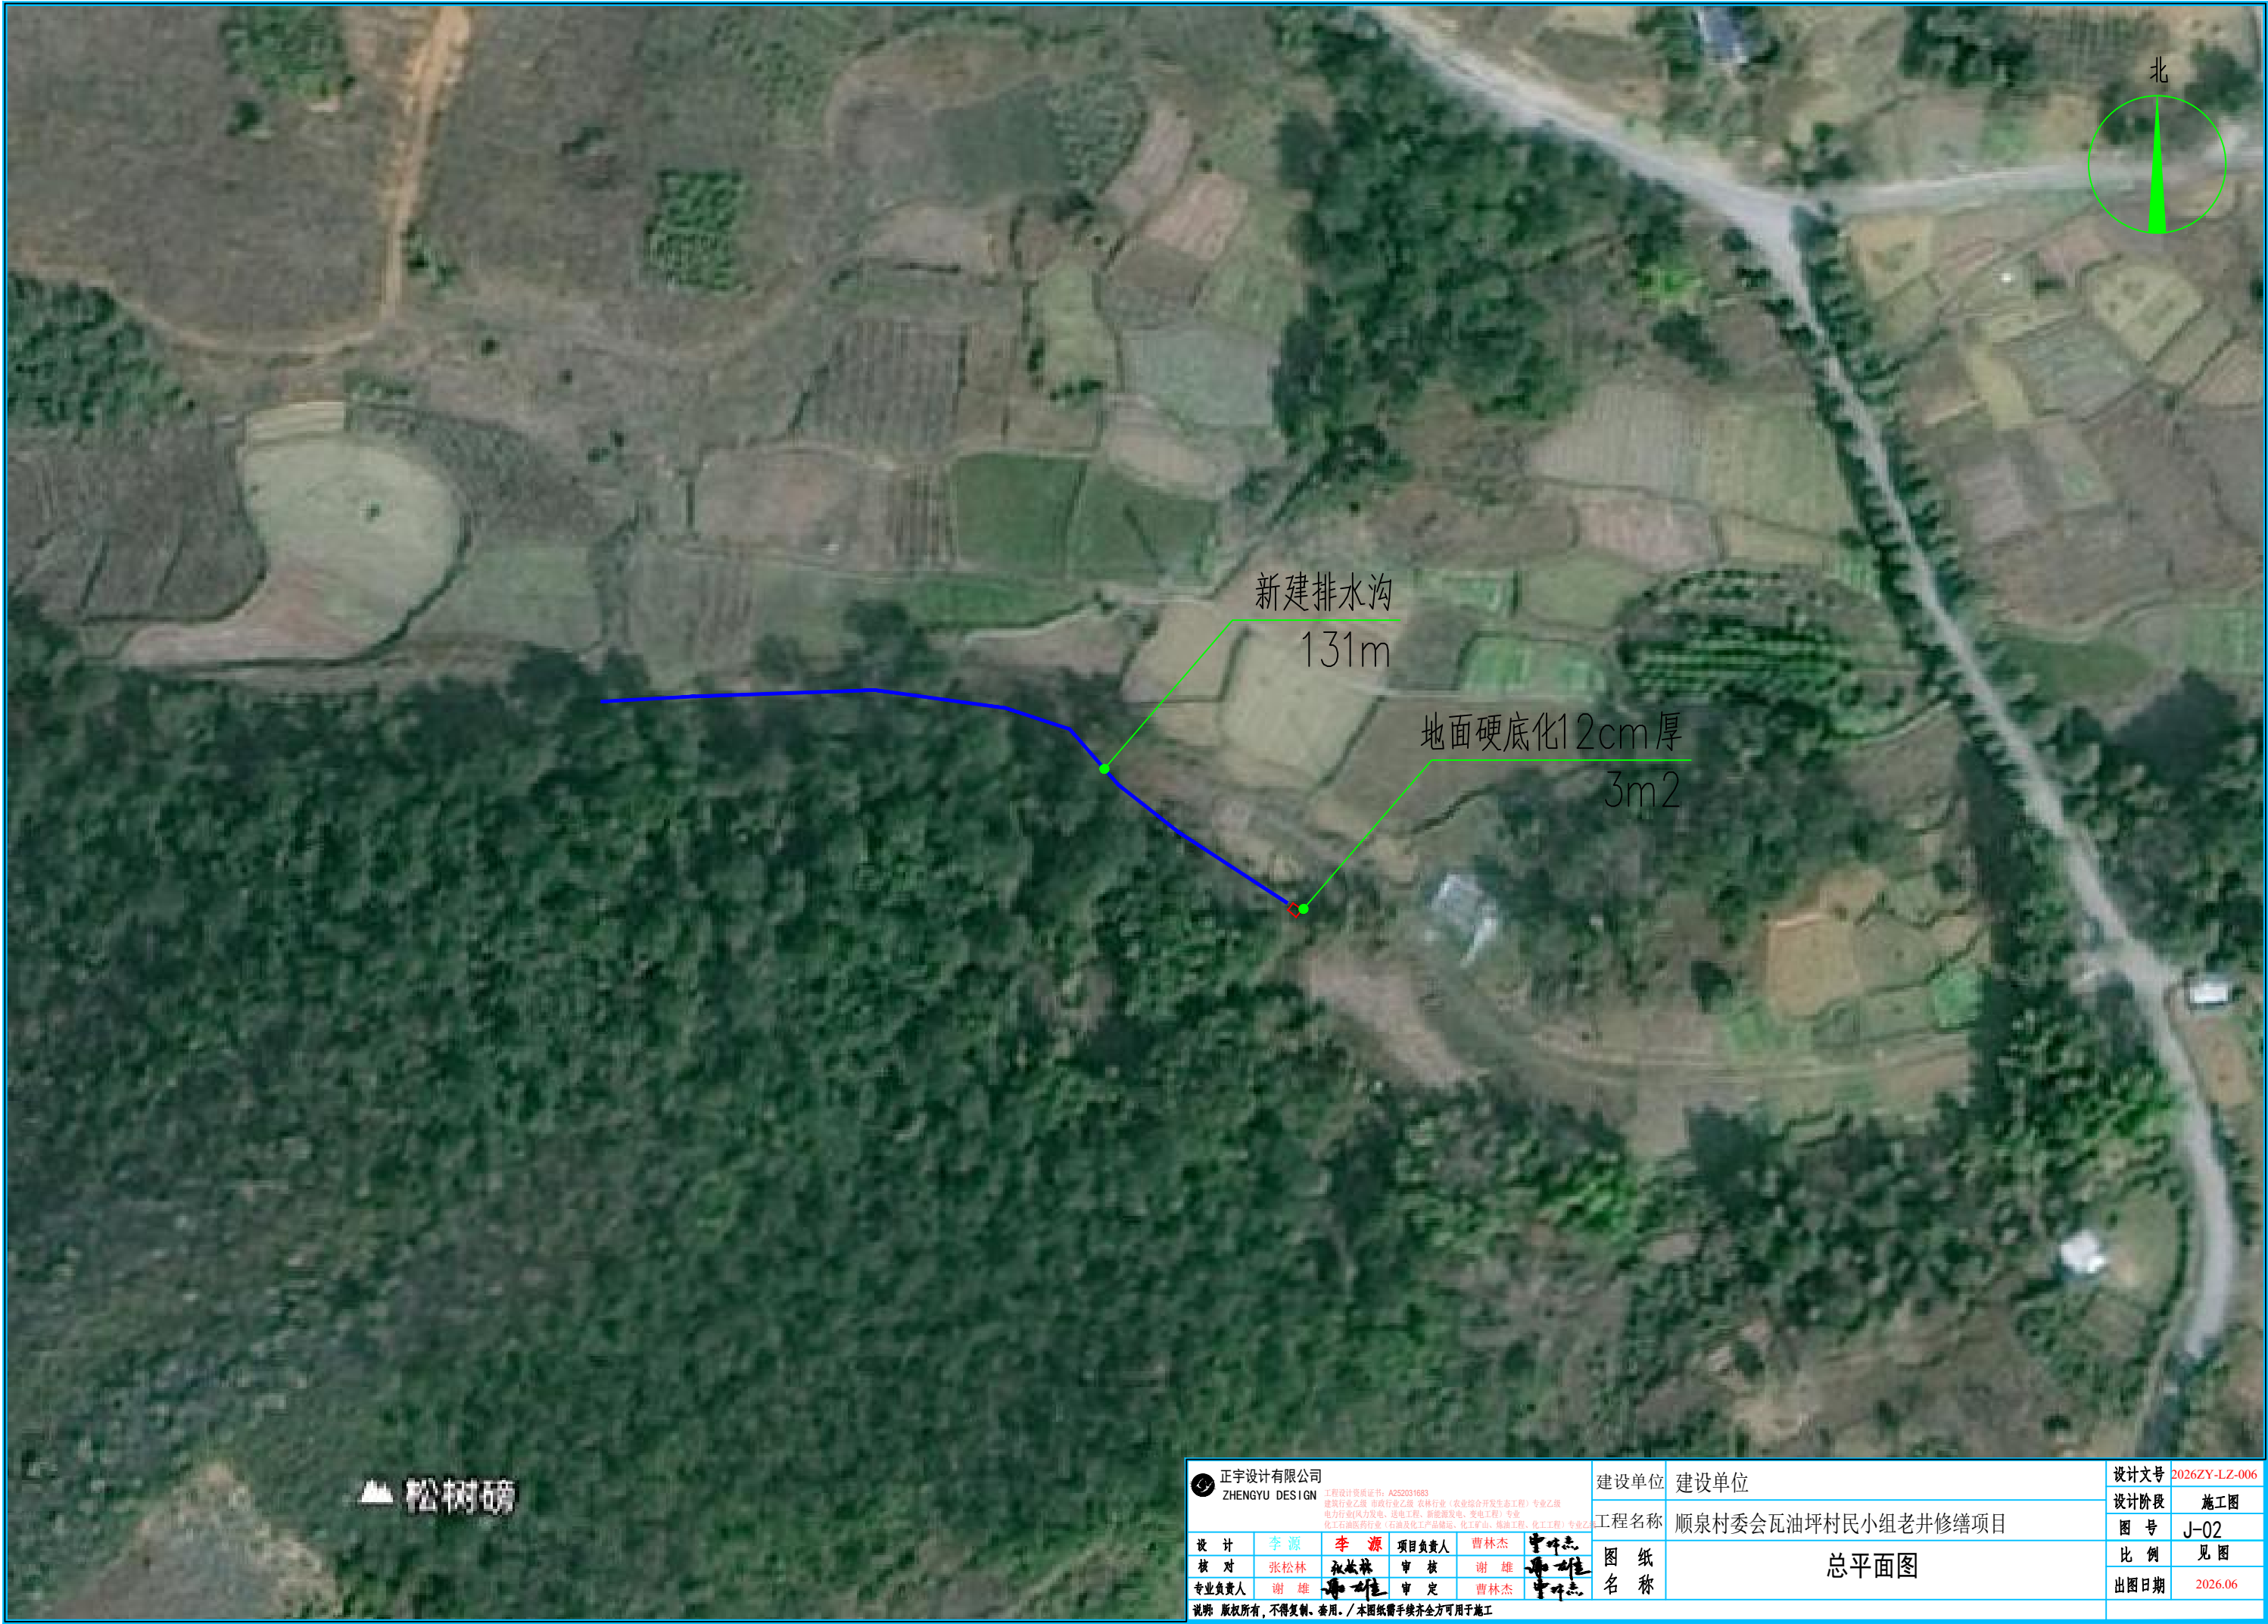

正字设计有限公司 ZHENG YU DESIGN 工程设计资质证书：A252031683 建筑行业乙级 市政行业乙级 农林行业（农业综合开发生态工程）专业乙级 电力行业（风力发电、送电工程、新能源发电、变电工程）专业乙级 化工石化医药行业（石油及化工产品储运、化工装置、储运工程、化工工程）专业乙级					建设单位	建设单位	设计文号	2026ZY-LZ-006
					工程名称	顺泉村委会瓦油坪村民小组老井修缮项目	设计阶段	施工图
设计	李源	李源	项目负责人	曹林杰	图 纸 名 称	总平面图	图 号	J-02
核 对	张松林	张松林	审 核	谢 雄			比 例	见 图
专业负责人	谢 雄	谢 雄	审 定	曹林杰			出图日期	2026.06
说明：版权所有，不得复制、套用。/ 本图纸需手续齐全方可用于施工								

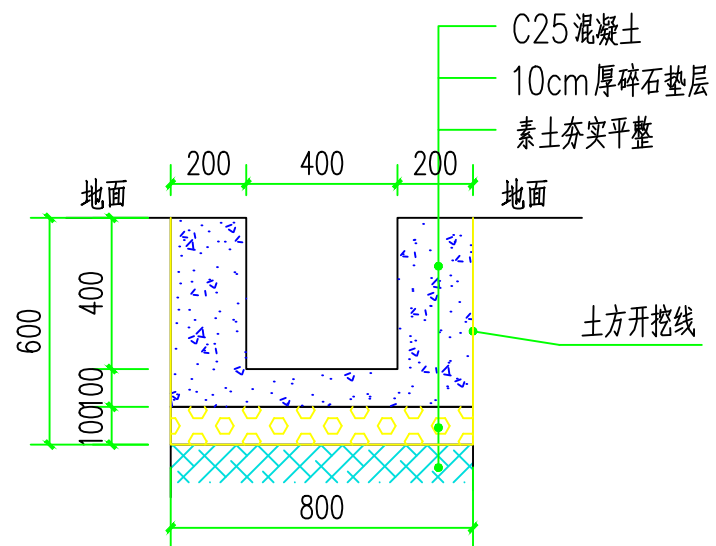

1 新建排水沟大样图 1:20
共: 131m

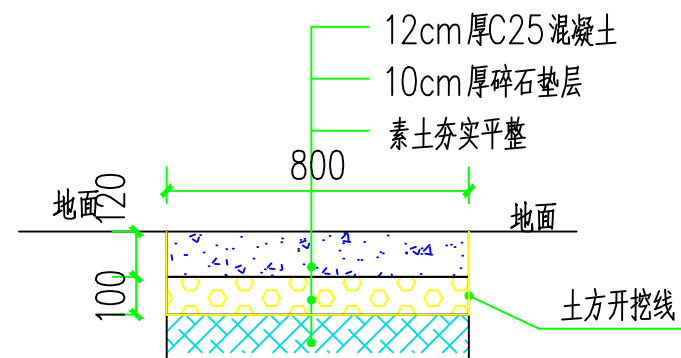

2 地面硬底化大样图 1:20
共: 3m²

说明：图中尺寸单位除特殊说明外均以mm计。

正宇设计有限公司 ZHENG YU DESIGN 工程设计资质证书: A252031683 建筑行业乙级 市政行业乙级 农林行业(农业综合开发生态工程)专业乙级 电力行业(风力发电、送电工程、新能源发电、变电工程)专业 化工石化医药行业(石油及化工产品储运、化工矿山、储运工程、化工工程)专业乙级					建设单位	建设单位	设计文号	2026ZY-LZ-006
					工程名称	顺泉村委会瓦油坪村民小组老井修缮项目	设计阶段	施工图
设 计	李 源	李 源	项目负责人	曹林杰	图 纸 名 称	新建排水沟大样图	图 号	J-03
核 对	张松林	张松林	审 核	谢 雄			比 例	见 图
专业负责人	谢 雄	谢 雄	审 定	曹林杰			出图日期	2026.06
说明: 版权所有, 不得复制、套用。/ 本图纸需手续齐全方可用于施工								